


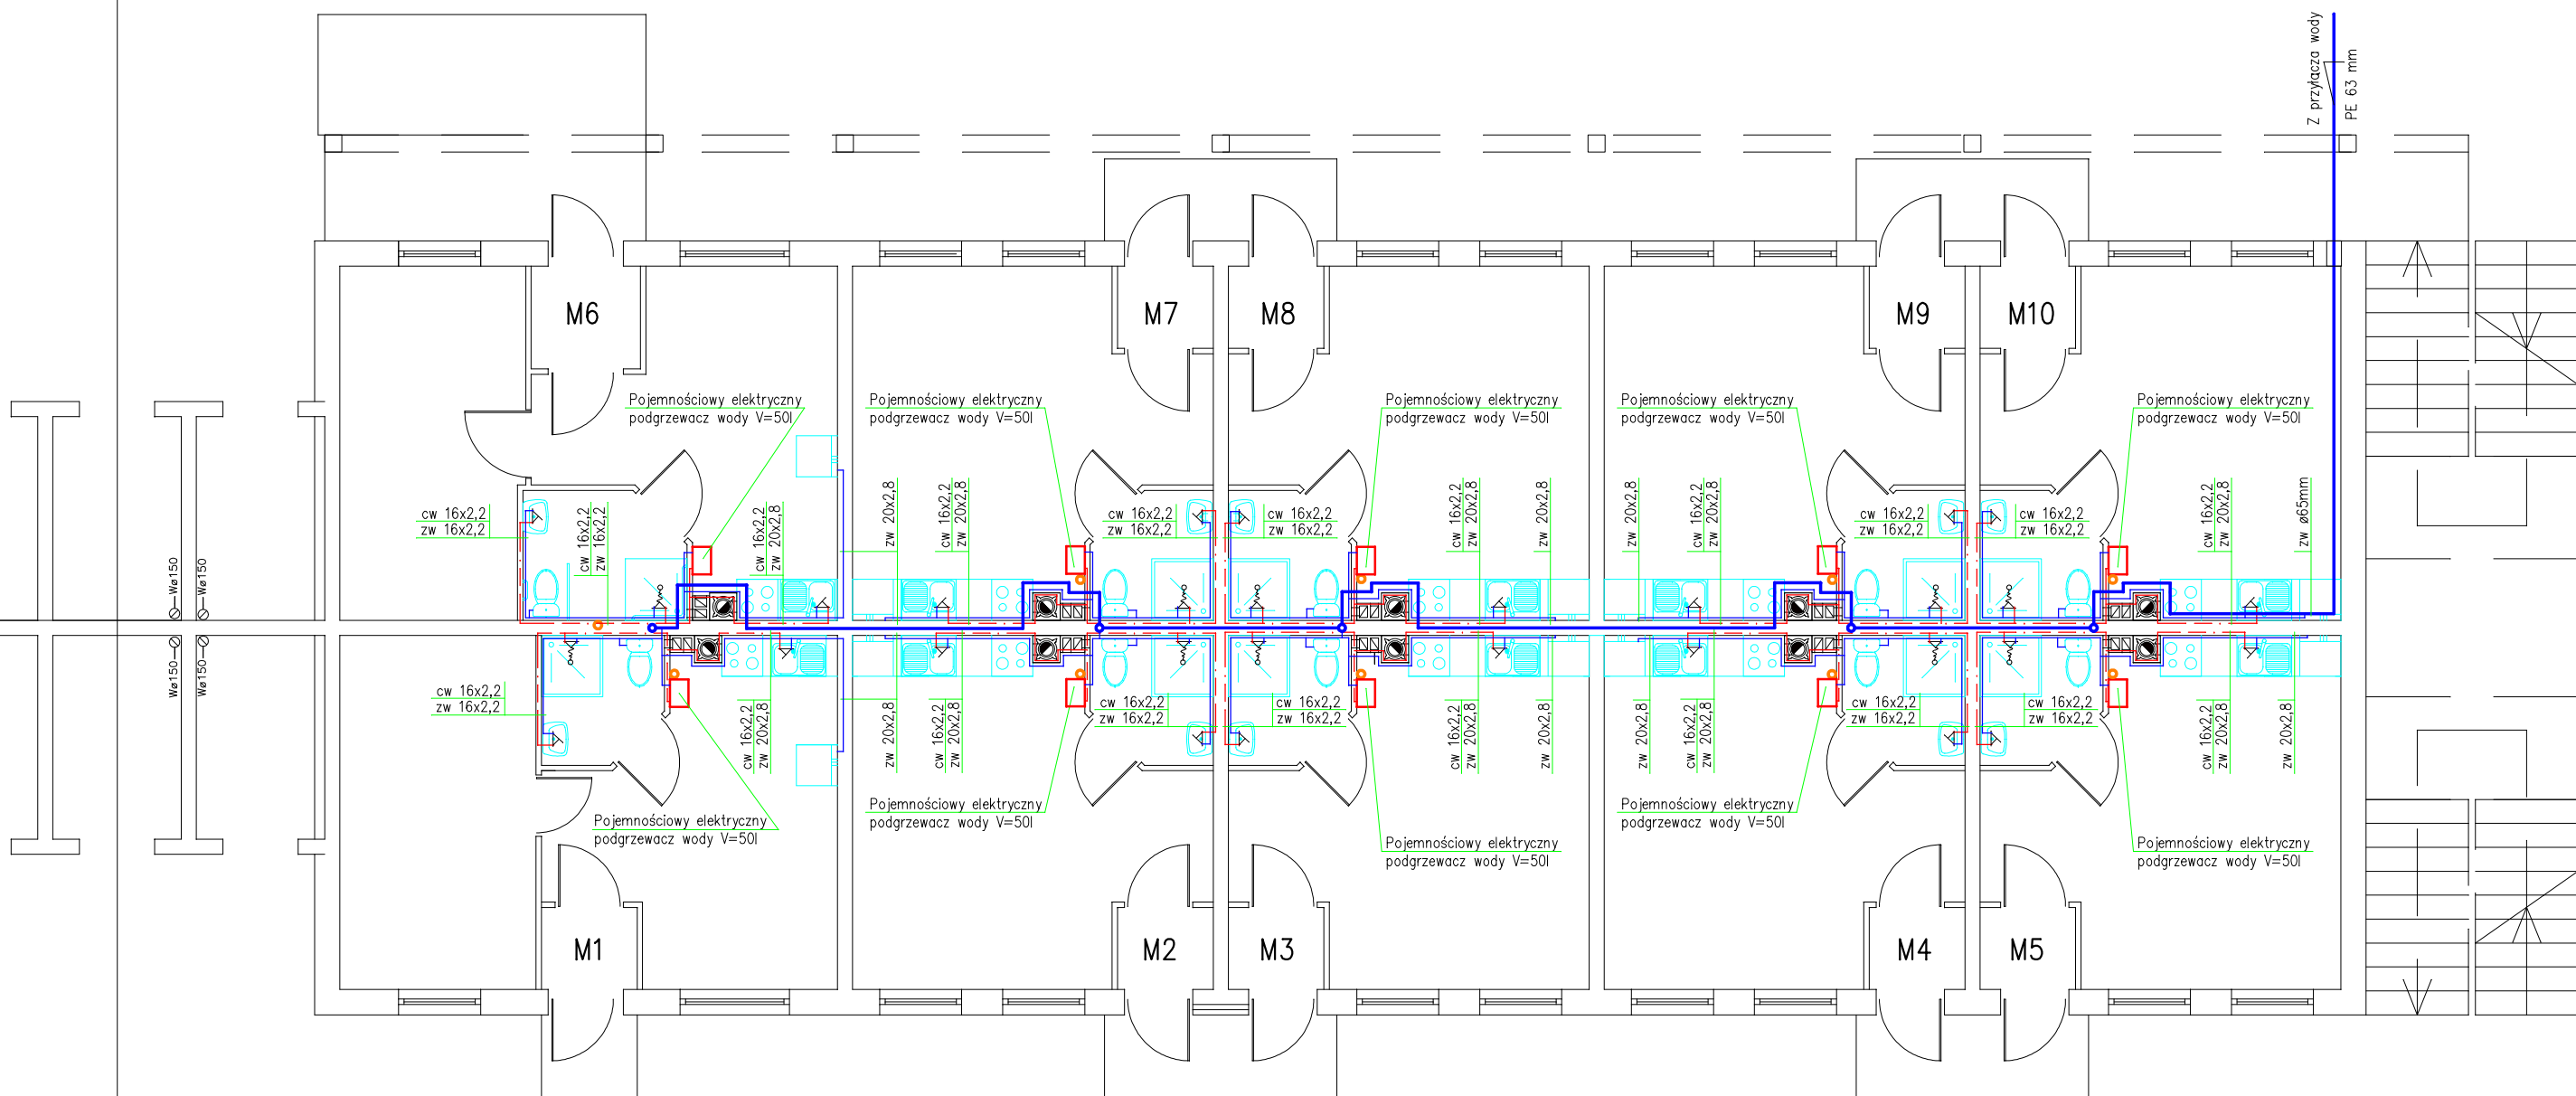

OBIEKT: NADBUDOWA I ROZBUDOWA BUDYNKU MIESZKALNEGO (SOCJALNEGO) Olsztynek, ul. Wilcza 14a dz.17/52 obr. Olsztynek		
BRANŻA: INST. SANIT.	RYS. NR: WK-1	DATA: 09.2011
TEMAT: INSTALACJA WODOCIĄGOWA - rzut parteru		SKALA: 1:100
PROJEKTANT: inż. Stanisław Ciborowski	SPRAWDZAJĄCY: mgr inż. Anna Adamkiewicz	