


INSTALACJA WENTYLACJI MECHANICZNEJ

RZUT PARTERU, SKALA 1:100

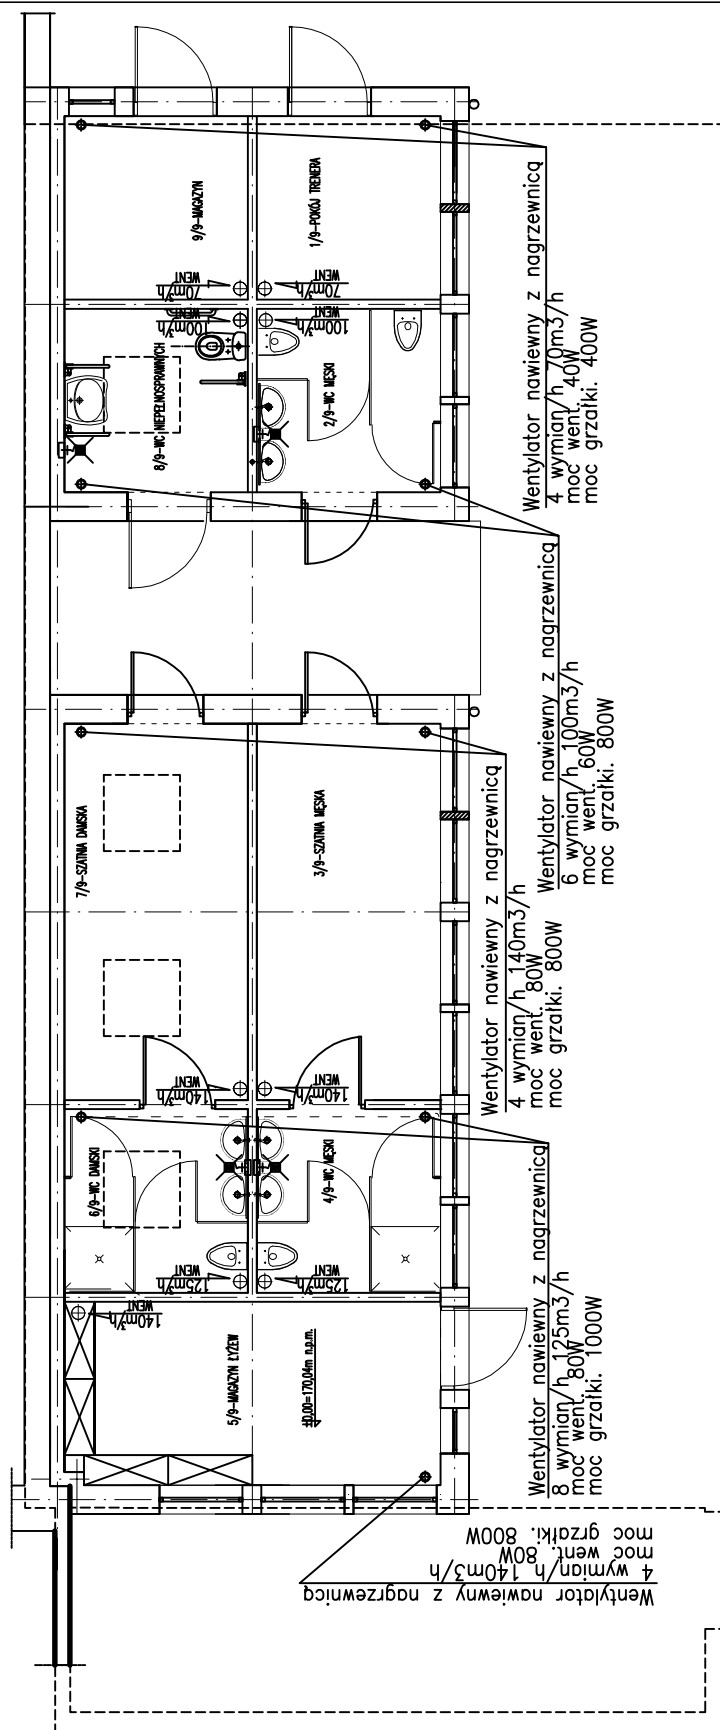

Przedmiot opracowania :
ZAGOSPODAROWANIE TERENU PRZYAMCZA NA PARK SPORTU KULTURY I ROZRYWKI w OLSZTYNKU ORAZ
"MOJE BOISKO - ORLIK 2012" w OLSZTYNKU, Obręb 4 m. Olsztynek, nr działek : 176/5, 178/21, 176/2, 176/6 (powiat)

Projekt budowlany wykonawczy	inwestor : URZĄD MIEJSKI W OLSZTYNKU 11-015 Olsztynek, ul. Ratusz 1	data : kwiecień 2011
BUDYNEK ZAPLECZA BOISK SYST.MODUŁ.	Główny projektant koordynator : mgr inż. arch. Krystyna Wierzchowska	nr 207/69 OL Nr czł. Izby Arch. MA - 1382
Branża: SANITARNA	projektował : mgr inż. Barbara Otulak	WAM/0126/POOS/06
Temat rysunku : INST. WENT. MECH. - RZUT PARTERU	sprawił: mgr inż. Andrzej Kurowski	448/94/OL
		Nr rysunku S-5