


INSTALACJA ELEKTRYCZNA

skala 1:50

Kabel zalicznikowy eNN YKY 3x2,5
wyprowadzony z istn. budynku stadionowego

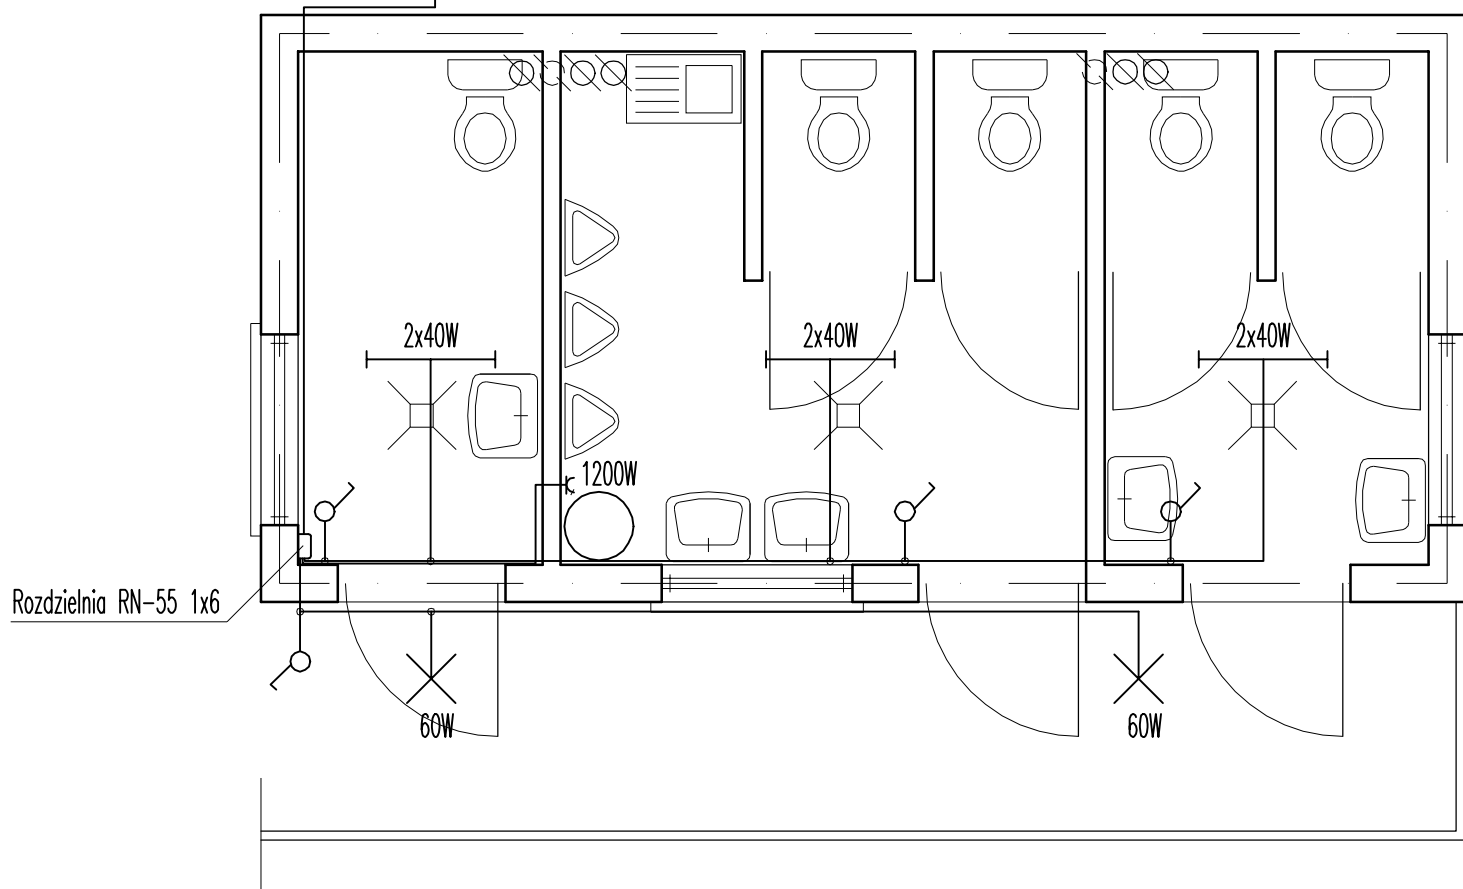

Lokalizacja:			
OLSZTYNEK UL. 22 LIPCA DZ.NR 6 I 27/5 OBR. 5			
Nazwa obiektu:			
Rozbudowa trybun Stadionu Miejskiego			
Rysunek:			
Sanitariat – instalacja elektryczna			
Projektował:		Sprawdził:	
Data:	Skala:	Rysunek nr:	Stadium:
kwiecień 2008	1:50	16	P.B.