


INSTALACJA ELEKTRYCZNA

skala 1:50

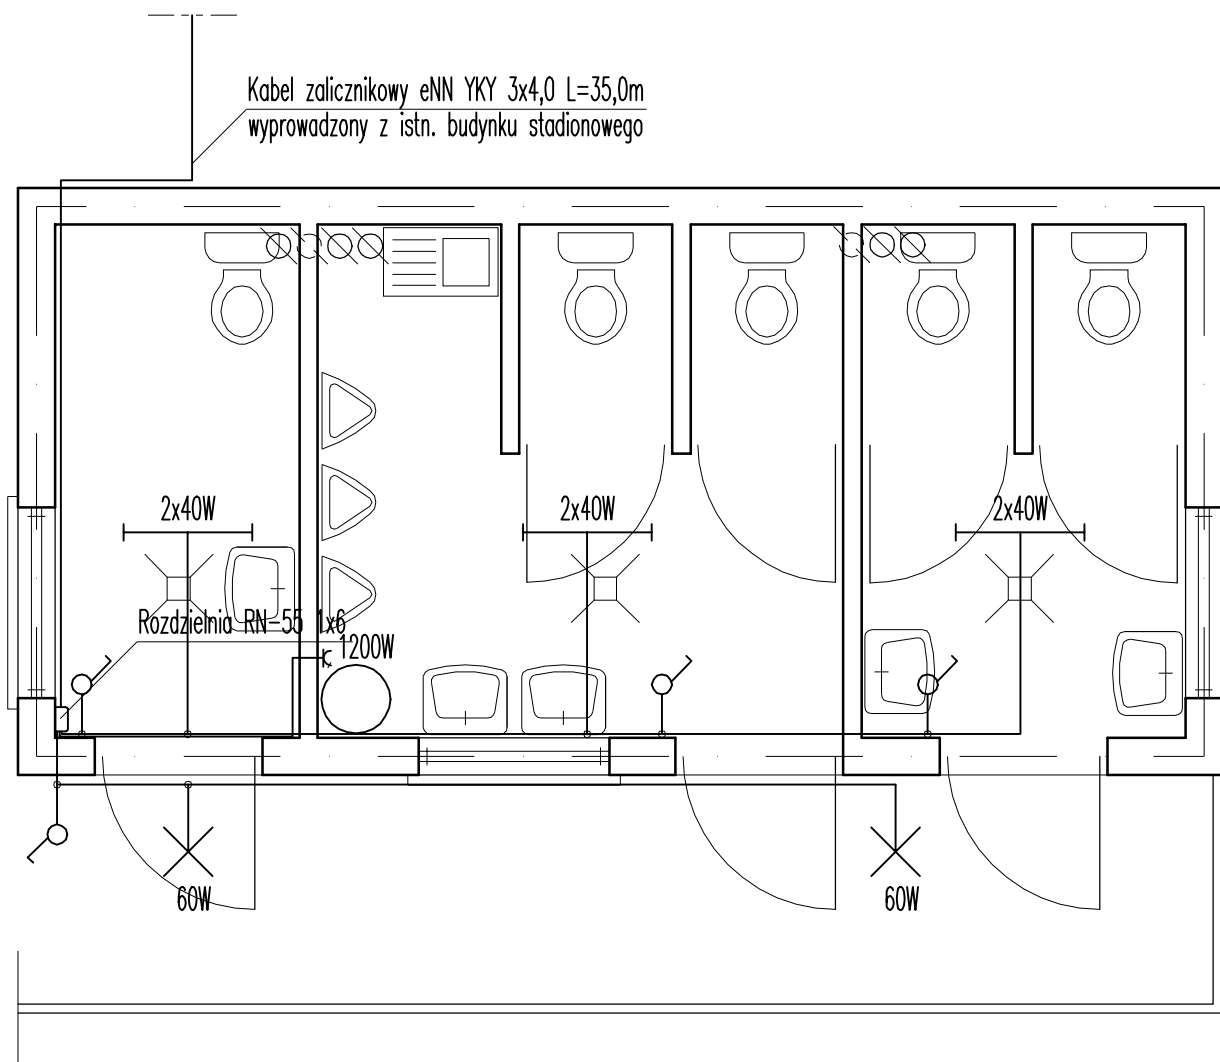

Lokalizacja: OLSZTYNEK UL. 22 LIPCA DZ.NR 6 I 27/5 OBR. 5			
Nazwa obiektu: Rozbudowa trybun Stadionu Miejskiego			
Rysunek: Sanitariat – instalacja elektryczna			
Projektował: mgr inż. Mirosława Zielińska		Sprawdził: mgr inż. Piotr Cyrek	
Data: kwiecień 2008	Skala: 1:50	Rysunek nr: 2	Stadium: P.W.