


OZNACZENIA GRAFICZNE

- ⊙ - projektowane lampy parkowe (karta katalogowa)
- ⌒ - projektowane ławki (karta katalogowa)
- - projektowany śmietnik 30l (karta katalogowa)
- - projektowany kwietnik (karta katalogowa)
- - - niskie ogrodzenie z elementów stalowych (rys. A-4)
- ← - proj. przyłącze kanalizacji sanitarnej
- ← - proj. przyłącze kanalizacji deszczowej (PCV $\phi 315$; $L=8,0m$)
- - proj. przyłącze wodociągowe (PE $\phi 50$; $L=6,5m$)
- - proj. przyłącze elektryczne
- - w miejscach skrzyżowania kabla z innymi sieciami stosować osłony z rur AROT A 75
- - - - - istn. ciągi piesze do likwidacji

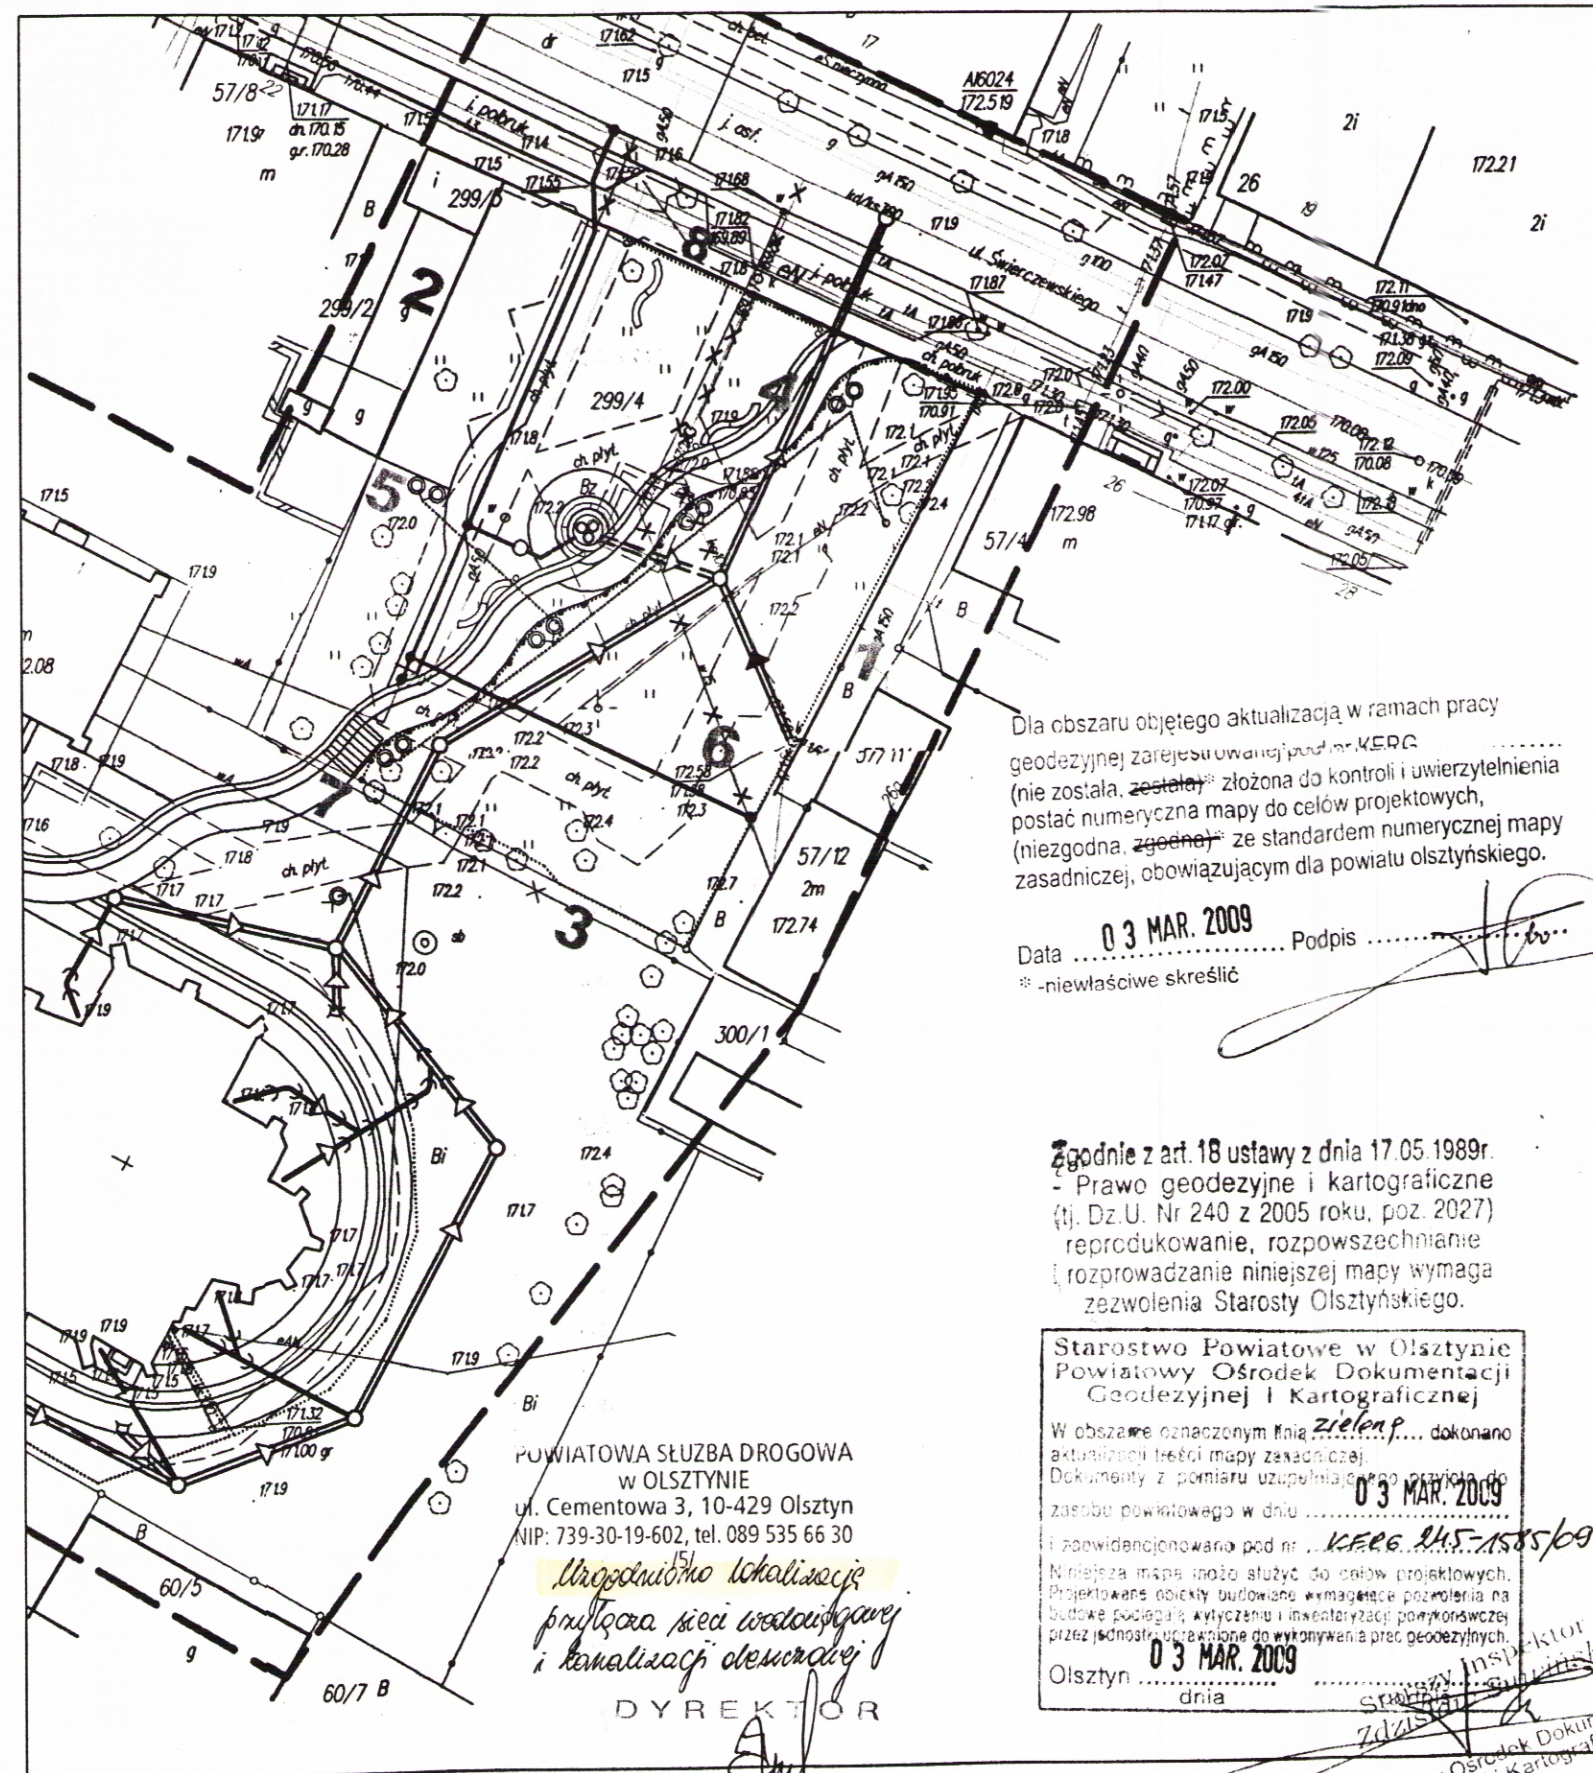

Dla obszaru objętego aktualizacją w ramach pracy geodezyjnej zarejestrowanej pod nr. KERG (nie została złożona do kontroli i uwierzytelnienia postać numeryczna mapy do celów projektowych, (niezgodna z zgodną) ze standardem numerycznej mapy zasadniczej, obowiązującym dla powiatu olsztyńskiego.

Data 03 MAR. 2009 Podpis *[Signature]*
* - niewłaściwe skreślić

Zgodnie z art. 18 ustawy z dnia 17.05.1989r. - Prawo geodezyjne i kartograficzne (tj. Dz.U. Nr 240 z 2005 roku, poz. 2027) reprodukcje, rozpowszechnianie i rozprowadzanie niniejszej mapy wymaga zezwolenia Starosty Olsztyńskiego.

Starostwo Powiatowe w Olsztynie
Powiatowy Ośrodek Dokumentacji Geodezyjnej i Kartograficznej
W obszarze oznaczonym jako zielenie... dokonano aktualizacji treści mapy zasadniczej. Dokumenty z pomiaru uzupełniającego przyjęto do zasobu powiatowego w dniu 03 MAR. 2009 i zarejestrowano pod nr. KERG. 245-1505/09. Niniejsza mapa może służyć do celów projektowych. Projektowane obiekty budowlane wymagające pozwoleń na budowę podlegają wytyczeniu i inwentaryzacji powykonawczej przez jednostki uprawnione do wykonywania prac geodezyjnych.
03 MAR. 2009
Inspektor *[Signature]*
Powiatowy Ośrodek Dokumentacji Geodezyjnej i Kartograficznej

POWIATOWA SŁUŻBA DRÓGOWA
w OLSZTYNIE
ul. Cementowa 3, 10-429 Olsztyn
NIP: 739-30-19-602, tel. 089 535 66 30
Urgentnie lokalizację przyłącza sieci wodociągowej i kanalizacji deszczowej
DYREKTOR
[Signature]
Jan Budzinski

zasadniczej w skali 1:500

Nr 9905 USŁUGI GEODEZYJNE
mgr inż. Marek Turowski
Geodeta
10-693 Olsztyn, ul. Sucharskiego 6/31
tel. 541 50 97, tel. kom. 0 601 647 310
NIP 739-109-06-36; Regon 510529869

UWAGA: ● punkt prawnie oznaczony na podstawie art. 15 ust. 3 ustawy z dnia 17 maja 1989r. - Prawo geodezyjne i kartograficzne.

Stan projektowany Skwer zielony

- 1 - Izolacja placu od zabudowy na działce 57/4 - zieleń projektowana
- 2 - Remont elewacji obiektu
- 3 - Całkowita likwidacja muru, z bramą, oddzielającego placzyk miejski z terenem parafii
- 4 - Główny ciąg pieszy - linia podziału placu utwardzonego i zieleni
- 5 - Równomierne rozmieszczenie punktów oświetleniowych
- 6 - Teren zielony - montaż piaskownic, drabinek, konik bujany
- 7 - Pergola z elementów stalowych - wyraźne ogrodzenie od posesji parafii (rys. A-5)
- 8 - Ażurowe wyгородzenie ciągów pieszych

Za zgodność z oryginałem
mgr inż. arch. Piotr Zabiello

PROJEKT ZAGOSPODAROWANIA TERENU
PLANSZA ZBIORCZA 1:500

PRZEBUDOWA SKWERU PRZY UL. ŚWIERCZEWSKIEGO DZ. NR 299/4 I PLACU PRZY KOŚCIELE - UL. CHOPINA 7 DZ. NR 153 W OLSZTYNKU	05.2009
STADIUM - PROJ. BUDOWLANY BRANŻA - ARCHITEKTONICZNA	skala 1:500 RYS. NR 1
AUTOR: mgr inż. arch. Piotr Zabiello nr upr. proj. 1/97/OL	mgr inż. arch. Piotr Zabiello opr. bud. nr 1/97/OL do projektowania bez ograniczeń w specjalności architektonicznej