


RZUT PARTERU  
skala 1:50

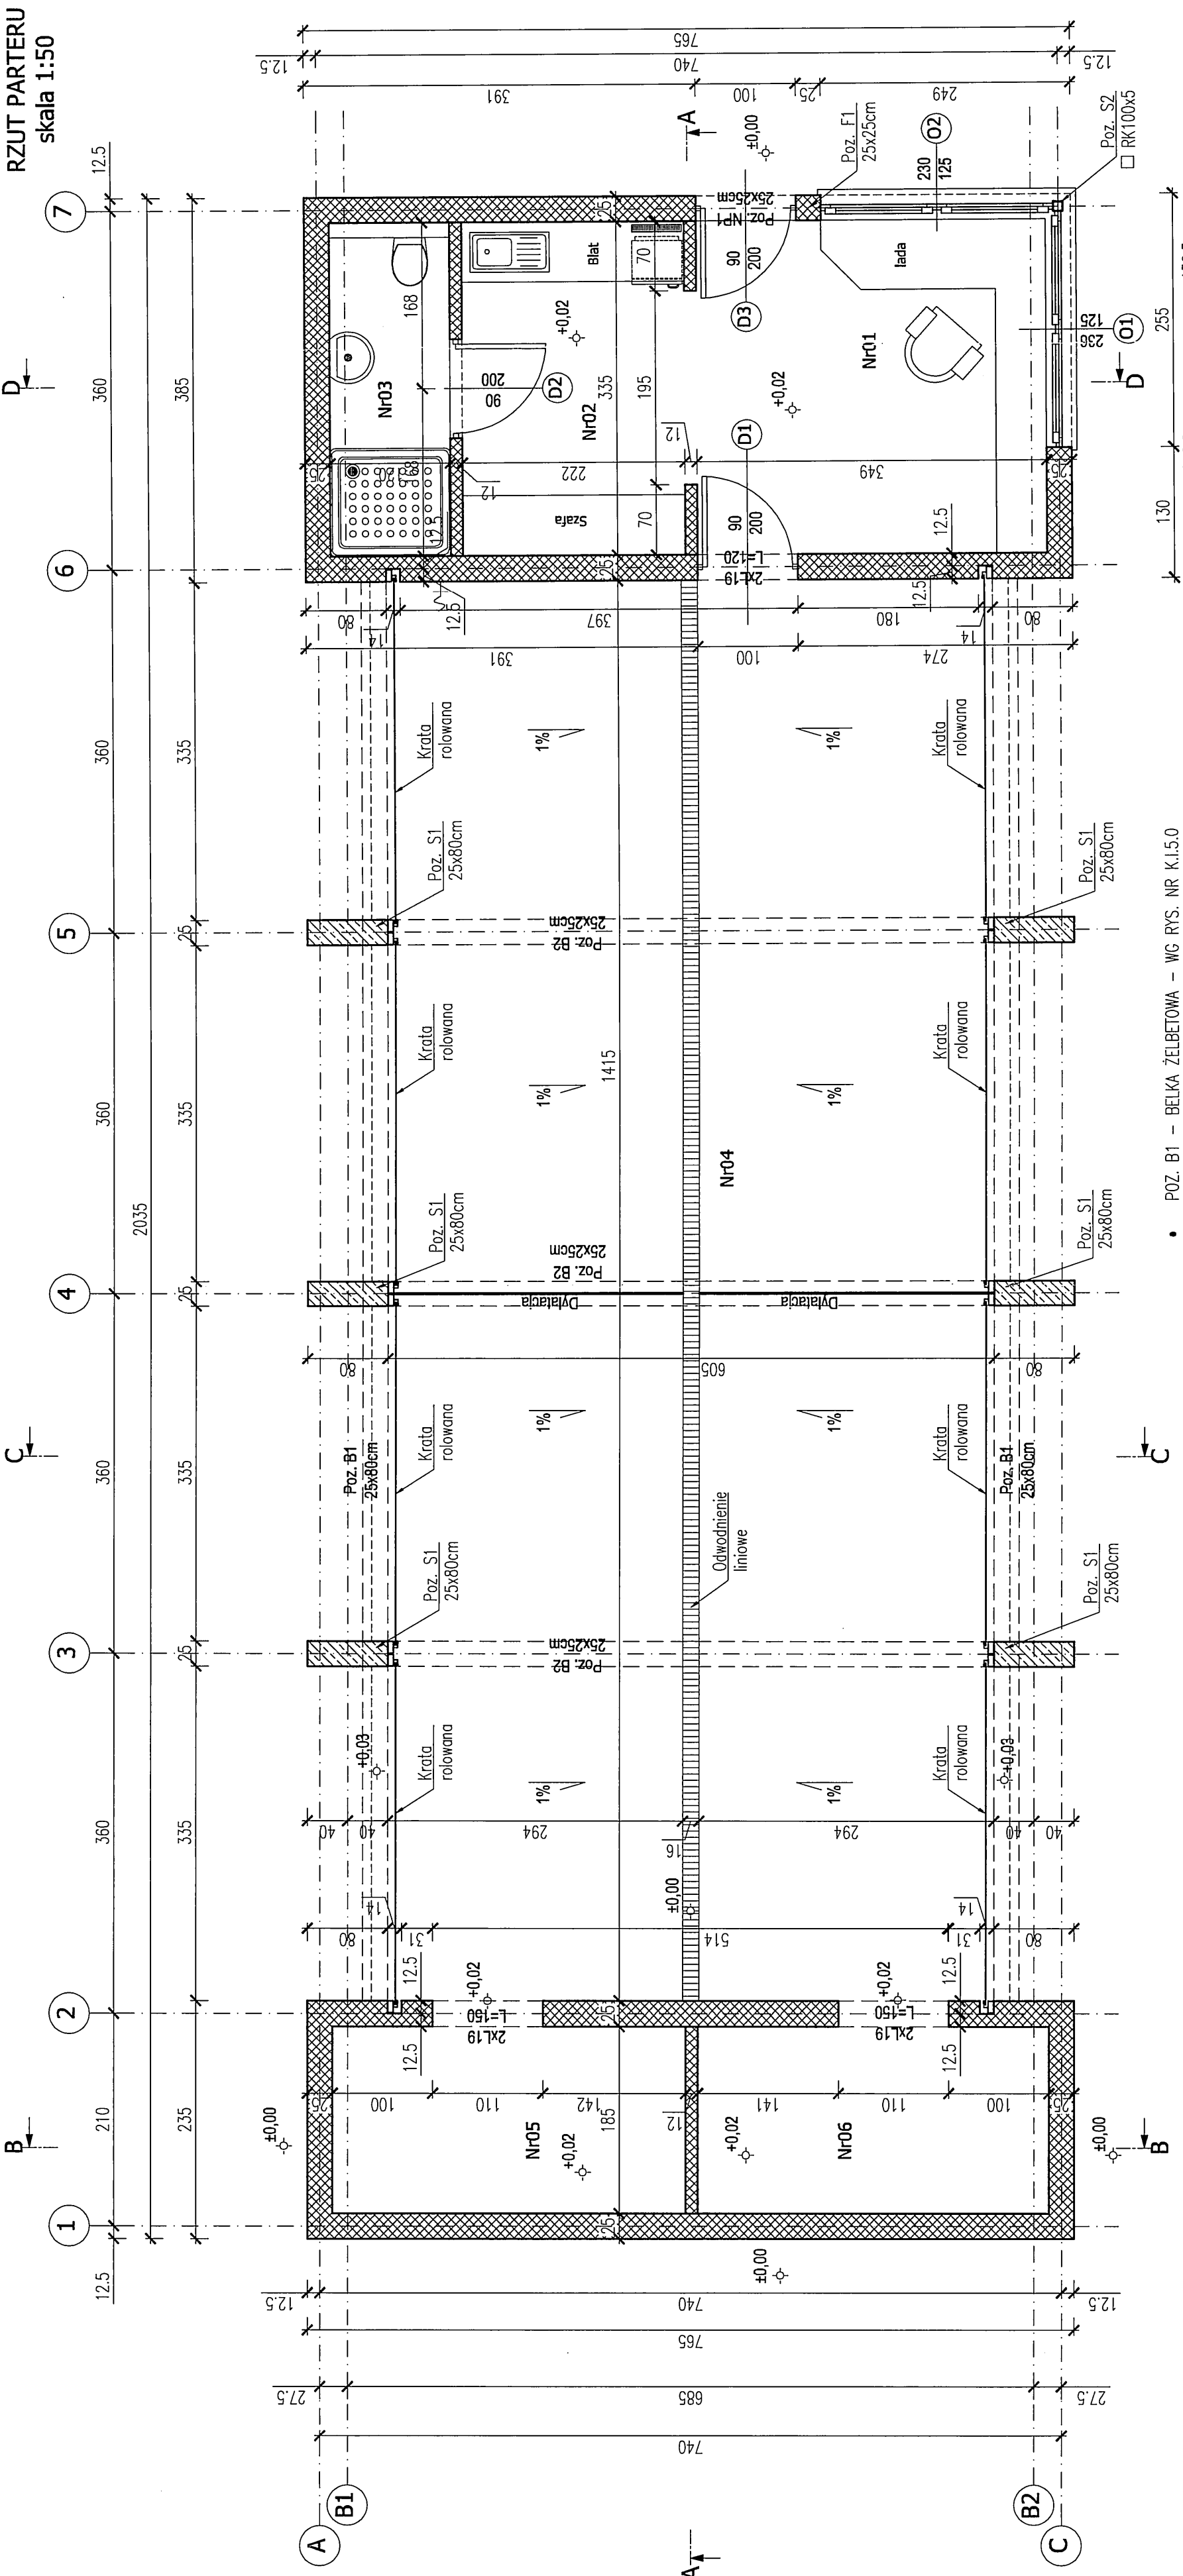

POMIESZCZENIA				
NR POM.	NAZWA POM.	WYK. POSADZKI	POW. [m <sup>2</sup> ]	WYS. [m]
01	POMIESZCZENIE OBSŁUGI	PLYTKI CERAMICZNE	11,6	3,42
02	ZAPLECZE SPOŁeczNE	PLYTKI CERAMICZNE	7,4	3,42
03	TOAILETA	PLYTKI CERAMICZNE	3,6	3,42
04	MAGAZYN PLYWAJĄCEGO	POWIŁOKA NA BETON	85,0	3,50
05	MAGAZYN NR1	PLYTKI CERAMICZNE	6,5	3,42
06	MAGAZYN NR2	PLYTKI CERAMICZNE	6,5	3,42
RAZEM				120,6

± 0,00=166,50 m n.p.m.

**ZENERIS**  
ELEKTROWNIENIE WODNE  
UL. PADEREWSKIEGO 7, 61-770 POZNAŃ  
ADRES DO KORESPONDENCJI:  
UL. PADEREWSKIEGO 8, 61-770 POZNAŃ

INWESTOR:  
GMINA OLSZTYNEK  
OBREB: 0006  
UL. RATUSZ 1, 11-015 OLSZTYNEK  
GMINA: OLSZTYNEK  
POMIAT: OLSZTYNEK  
VOJ.: WARMIŃSKO-MAZURSKIE

DATA: 24/04/2017 Z DNIA 21.02.2017

PROJEKTANT:  
PBP/PW

TYTUŁ:  
BUDYNEK MAGAZYNOWY SPRZĘTU PLYWAJĄCEGO  
RZUT PARTERU

SKALA: 1:50  
NR WYKRESU: A1.1.0

ARCHITEKTURA:  
mgr inż. Błaż GRZEGORZ CENCEK  
mgr inż. Andrzej WĄDŁOWSKI

SPRACOWUJĄCY:  
mgr inż. KATARZYNA WEBS  
mgr inż. Piotr ZABIEREK  
mgr inż. Piotr ZABIEREK  
mgr inż. Stefan Wyczkowski  
mgr inż. Adam Błędziński

OPRACOWUJĄCY:  
mgr inż. Adam Błędziński

NR STRONY: 1/6

- POZ. B1 – BELKA ŻELBETOWA – WG RYS. NR K.I.5.0
- POZ. S1 – SŁUP ŻELBETOWY – WG RYS. NR K.I.5.0
- POZ. B2 – BELKA ŻELBETOWA – WG RYS. NR K.I.7.0
- POZ. F1 – FILAREK 25x25cm Z CEGŁY KLINKEROWEJ, H=146cm
- POZ. S2 – SŁUPEK STALOWY – WG RYS. K.I.9.0
- POZ. NP1 – NADPROŻE ŻELBETOWE – WG RYS. K.I.9.0
- ZESTAWIENIE STOLARKI DRZWIOWEJ – WG RYS. K.I.10.0
- ZESTAWIENIE STOLARKI OKIENNEJ – WG RYS. K.I.11.0