


RZUT DACHU  
skala 1:50

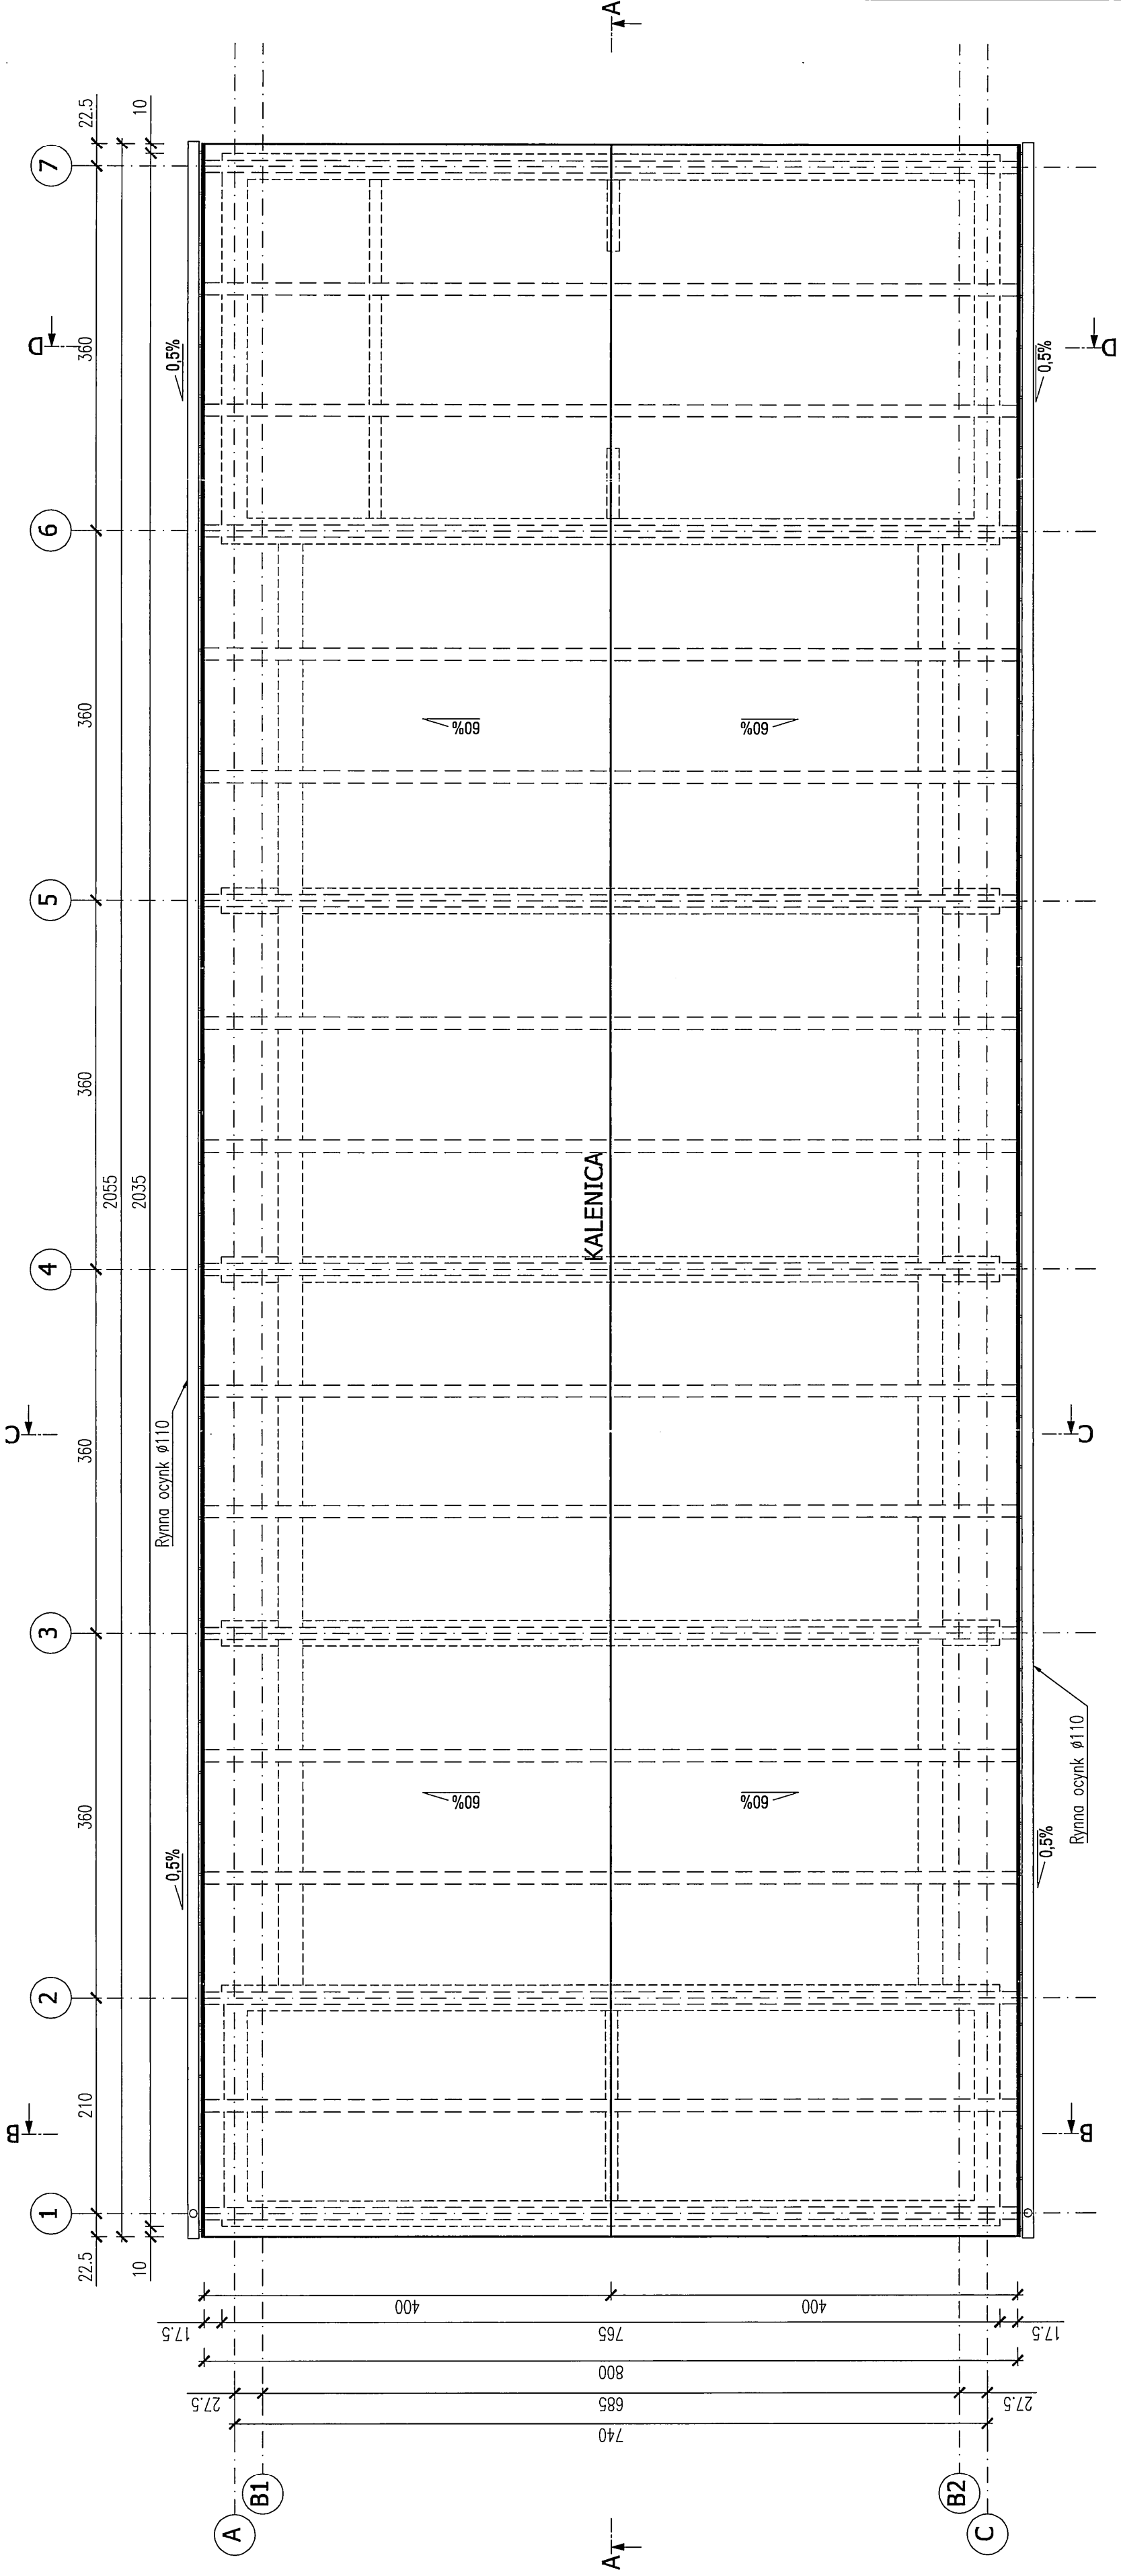

JEDYNĄ PROJEKTANTA: ELEKTROWNIĘ WODNE ZENERIS SP. Z O.O. UL. PADEREWSKIEGO 8, 61-770 POZNAŃ NIP: 148-158-157 <b>ZENERIS</b> UL. PADEREWSKIEGO 8, 61-770 POZNAŃ	
MAJĄCA INWESTYCJE: ZAGOSPODAROWANIE PLACU MIEJSKIEJ NAD JEZIOREM JEMIOŁOWO W MIEJSCOWOŚCI OLSZTYNEK	
INWESTOR: GMINA OLSZTYNEK UL. RATUSZ 1, 11-015 OLSZTYNEK	ADRES INWESTYCJE: DZ. NR: 148, 158, 157, 158, 159, 159, 159 OBRĘB: 0008 GMINA: OLSZTYNEK POWIAT: OLSZTYNEK WOJ.: WARMIŃSKO-MAZURSKIE
NR DOKUM.: Z-414/2017 Z DNIA 21.02.2017	NR PROJEKTU: 2017/23
STADIUM: PB+PW	
TREŚĆ PRZYKŁADU: <b>BUDYNEK MAGAZYNOWY SPRZĘTU PŁYWAJĄCEGO</b> <b>RZUT DACHU</b>	
DATA: 08.2017	SKALA: 1:50
NR RYSUNKU: <b>A.1.2.0</b>	
ARCHITEKTURA: mgr inż. arch. GRZEGORZ CENCEK upr. w spec. architekcyjnej nr 48507/PW	PODPIS:
SPRAWOZDAWCA: mgr inż. arch. KATARZYNA WEISS upr. w spec. architekcyjnej nr 12588/PW	PODPIS:
KONSTRUKCJA: mgr inż. PIOTR ZABIEREK upr. w spec. konstr.-bud. nr 35PW/91	PODPIS:
SPRAWOZDAWCA: mgr inż. STEFAN WYCZKOWSKI upr. w spec. konstr.-bud. nr WK028PW/015	PODPIS:
OPRACOWUJĄCY: mgr inż. ADAM BŁĘDZIŃSKI	PODPIS:
NR STRONY: 1/1	