


RZUT PARTERU
skala 1:50

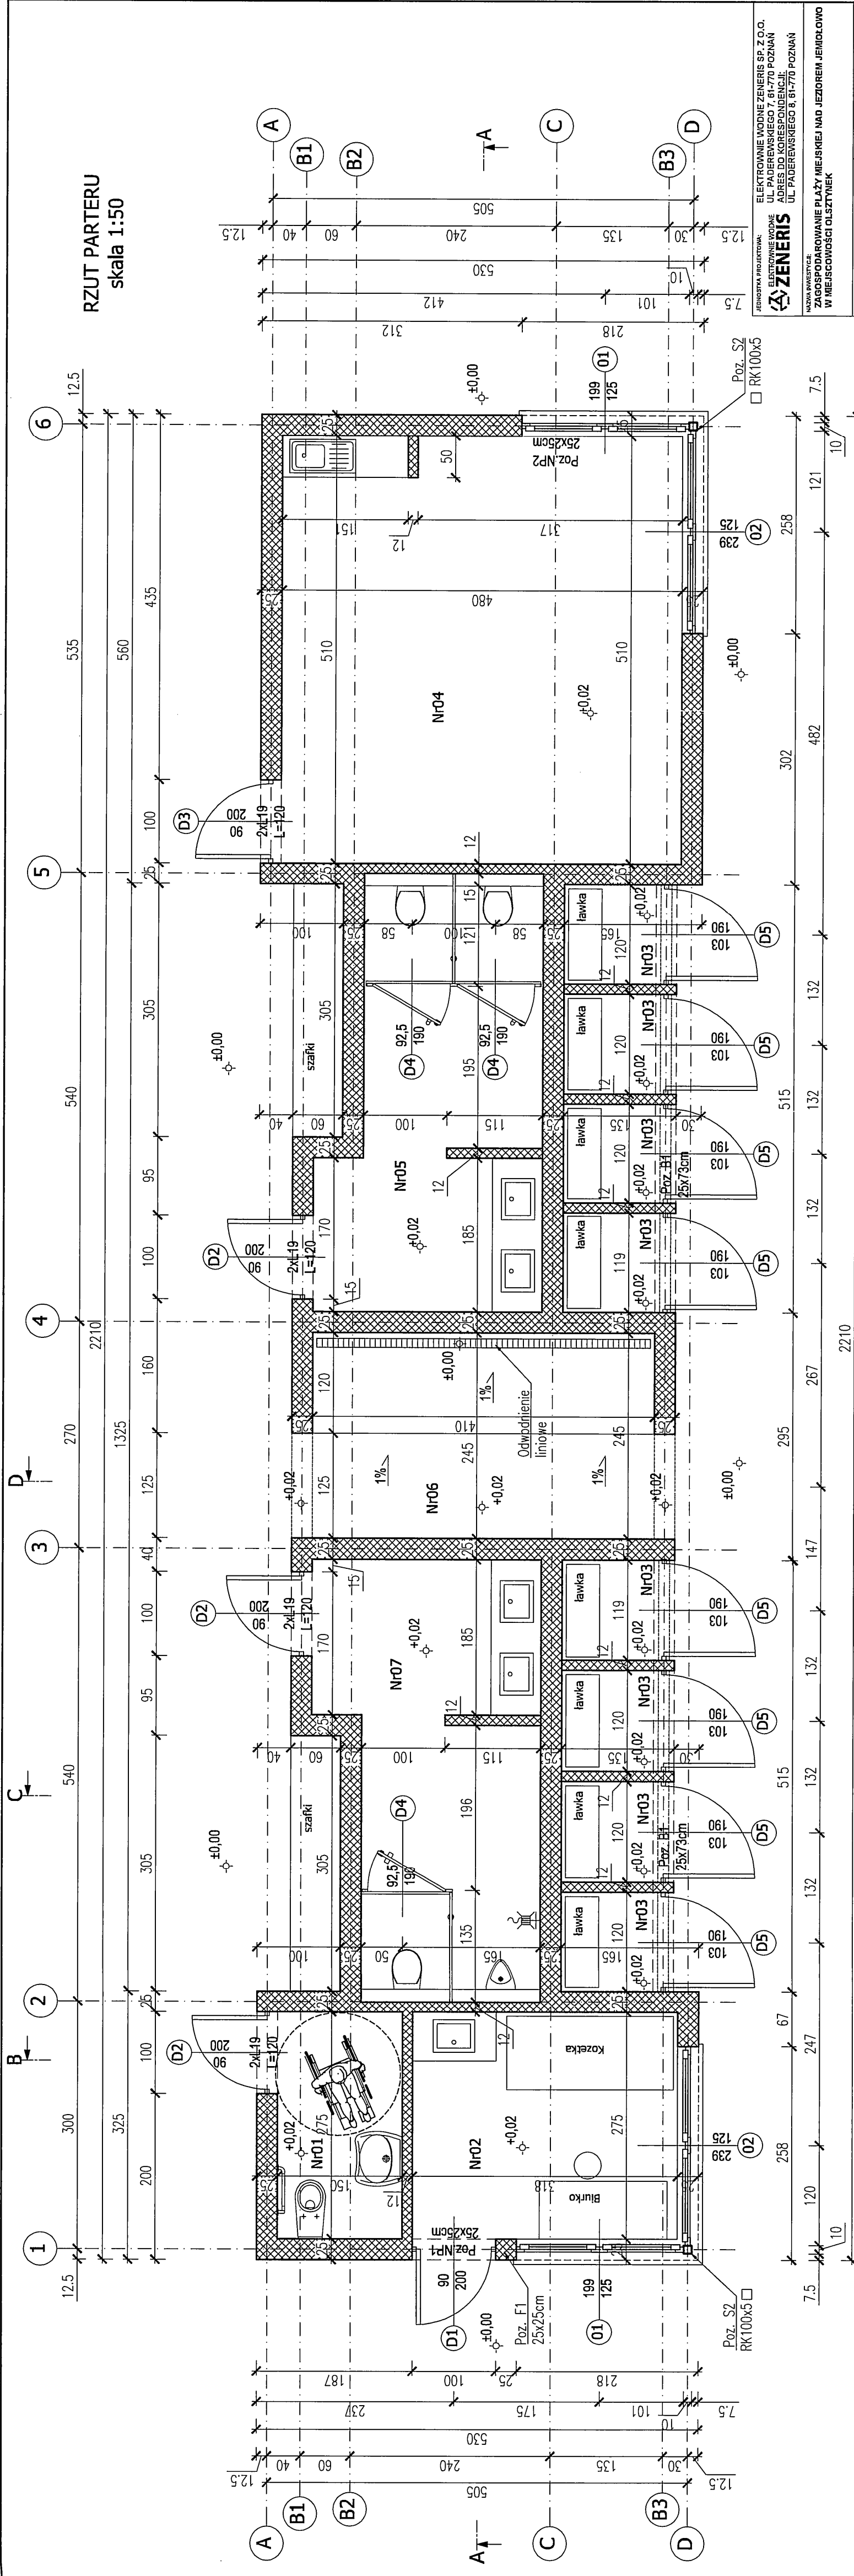

INWESTOR: GMINA OLSZTYNIEK
 UL. RATUSZ 1, 11-015 OLSZTYNIEK
 OBRĘB: 0105
 GMINA: OLSZTYNIEK
 POWIAT: OLSZTYŃSKI
 WOJ.: WARMIŃSKO-MAZURSKIE
 NR LUBOWY: 24/IM/2017 Z DNIA 21.02.2017
 NR PROJEKTU: 2017/2/3
 STADIUM: PB+PW

PROJEKTOWA: ELEKTROWNIE WODNE ZENERIS SP. Z O.O.
 ELEKTROWNIE WODNE
 UL. PADEREWSKIEGO 8, 61-770 POZNAŃ
 ADRES DO KORESPONDENCJI:
 UL. PADEREWSKIEGO 8, 61-770 POZNAŃ

NAZWA INWESTYCJA: ZAGOSPODAROWANIE PLĄZY MIEJSKIEJ NAD JEZIOREM JEŃKÓŁOWO
 W MIEJSCOWOŚCI OLSZTYNIEK

ADRES INWESTYCJA: BUDYNEK OBSŁUGI PLĄZY
 OLSZTYNIEK
 UL. RATUSZ 1, 11-015 OLSZTYNIEK
 OBRĘB: 0105
 GMINA: OLSZTYNIEK
 POWIAT: OLSZTYŃSKI
 WOJ.: WARMIŃSKO-MAZURSKIE
 NR LUBOWY: 24/IM/2017 Z DNIA 21.02.2017
 NR PROJEKTU: 2017/2/3
 STADIUM: PB+PW

PRZEPROJEKTOWAŁ: mgr inż. BIRCH, GRZEGORZ CENCEK
 UP. W SP. Z OGRANICZONĄ ODW. 08587/PW
 SPRAWDZIŁ: mgr inż. BIRCH, KATARZYNA WEIS
 UP. W SP. Z OGRANICZONĄ ODW. 12589/PW
 KONSTRUKCJA: mgr inż. PIOTR ŻABIAREK
 UP. W SP. Z OGRANICZONĄ ODW. 5374/PW
 SPRACOWAŁ: mgr inż. PIOTR ŻABIAREK
 UP. W SP. Z OGRANICZONĄ ODW. 5374/PW
 CZYTAŁ: mgr inż. ADAM BŁĘDZI
 UP. W SP. Z OGRANICZONĄ ODW. 116208/PW/01/15

NR REJESTRU: A.II.1.0
 SKALA: 1:50
 PODPIS:

NR POM.	NAZWA POM.	WYK. POSADZKI	POW. [m ²]	WYS. [m]
01	TOALETA NPS	PLYTKI CERAMICZNE	4,13	2,94
02	RATOWNIK-PUNKT MEDYCZNY	PLYTKI CERAMICZNE	8,75	2,94
03	PRZEBIEGALNIA	PLYTKI CERAMICZNE	8x1,40=11,20	2,94
04	POMIESZCZENIE SOCJALNE	WYKŁADZINA PCV	24,48	2,94
05	TOALETA DAMSKA	PLYTKI CERAMICZNE	11,30	2,94
06	NATRYSKI	PLYTKI CERAMICZNE	8,50	2,94
07	TOALETA MĘSKA	PLYTKI CERAMICZNE	11,30	2,94
RAZEM			79,66	

± 0,00=168,00 m n.p.m.

- POZ. B1 - BELKA ŻELBETOWA - WG RYS. NR K.II.5.0
- POZ. F1 - FILAREK 25x25cm Z CEGŁY KLINKIEROWEJ, H=146cm
- POZ. S2 - SŁUPEK STALOWY - WG RYS. K.II.7.0 I K.II.8.0
- POZ. NP1 - NADPROŻE ŻELBETOWE - WG RYS. K.II.7.0
- POZ. NP2 - NADPROŻE ŻELBETOWE - WG RYS. K.II.8.0
- ZESTAWIENIE STOLARKI DRZWIOWEJ - WG RYS. K.II.9.0
- ZESTAWIENIE STOLARKI OKIENNEJ - WG RYS. K.II.10.0

D

C

B