


RZUT DACHU
skala 1:50

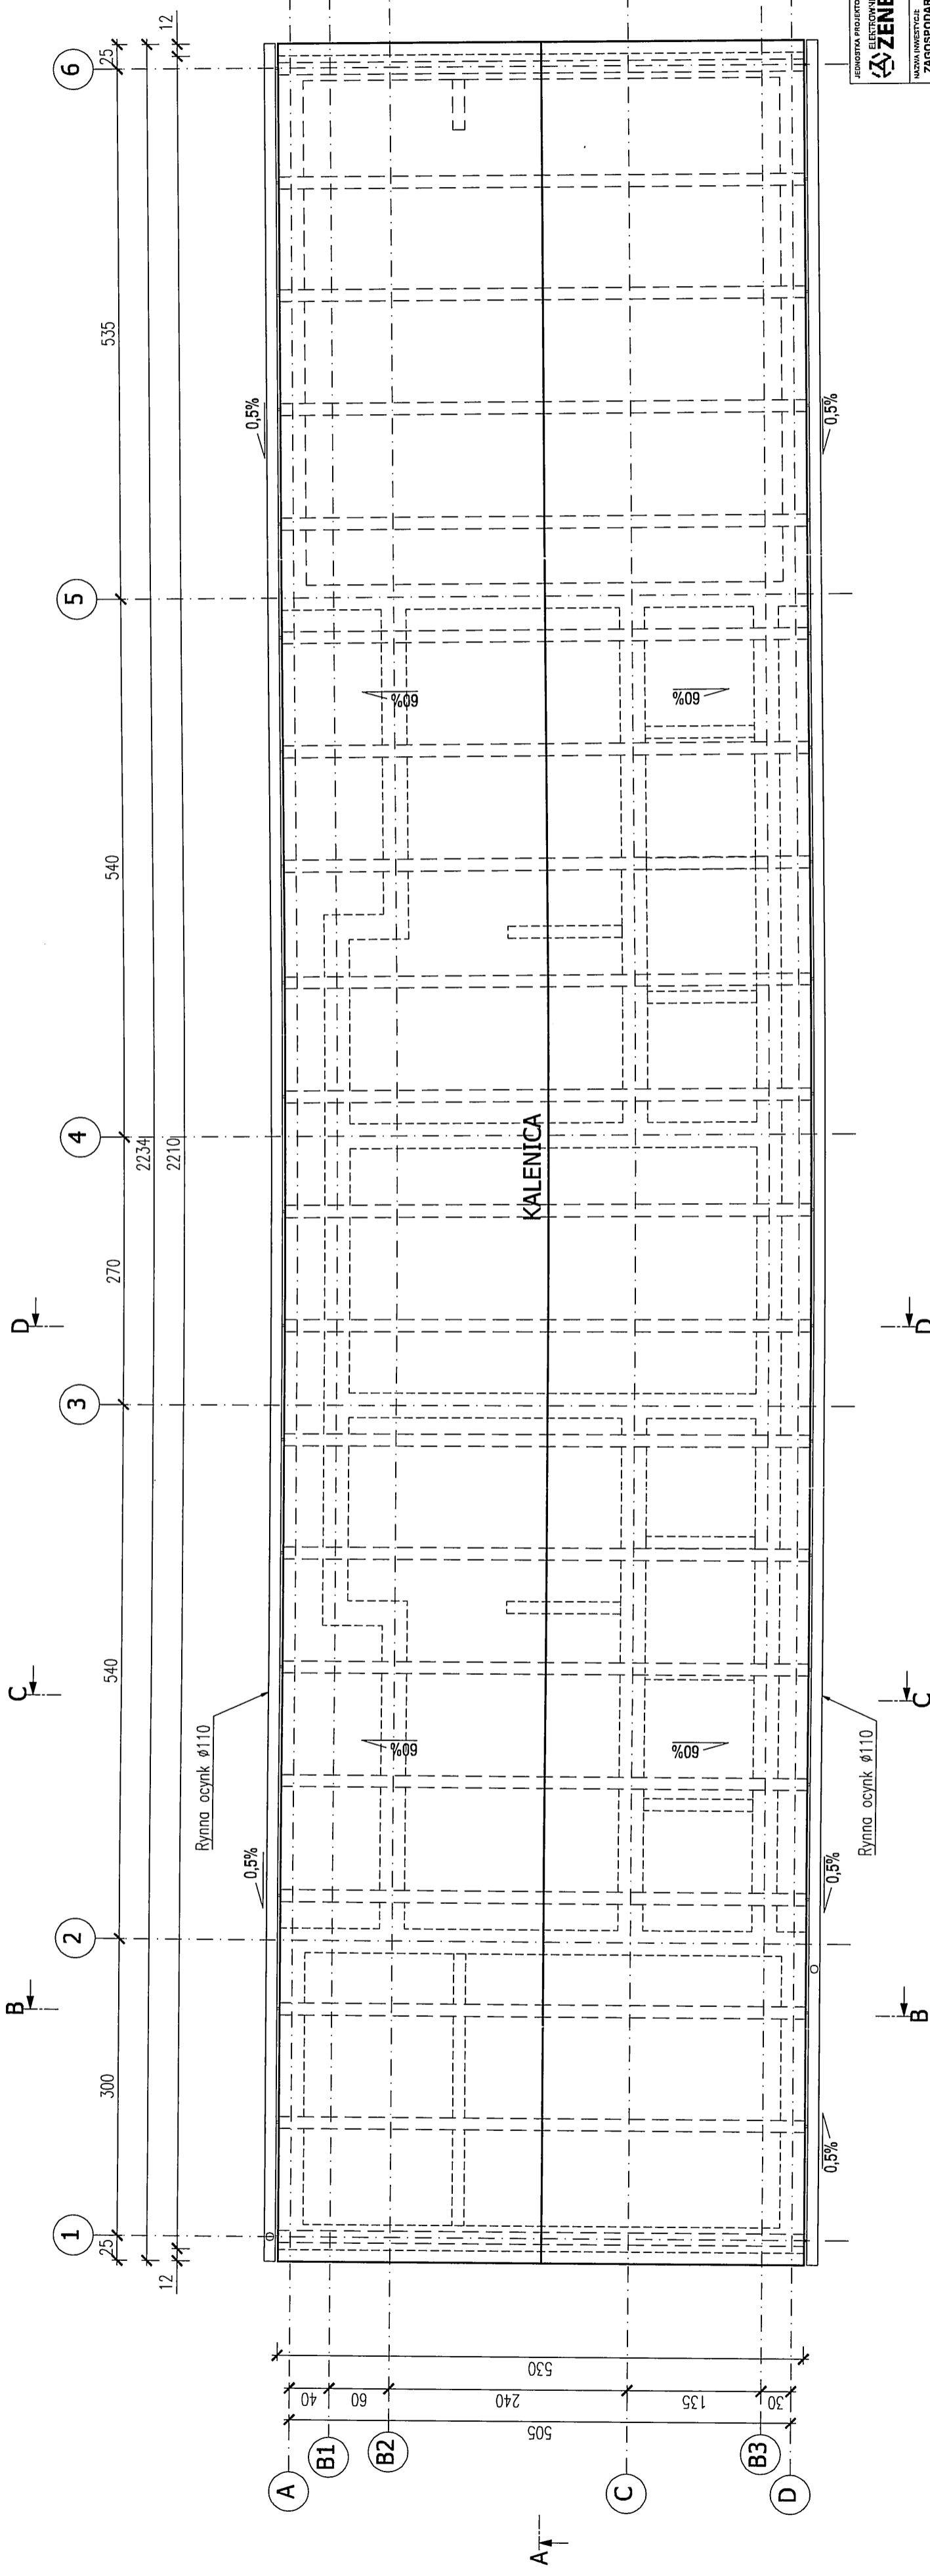

JEDNOSTKA PROJEKCYJNA
ZENERIS
ELEKTROWANIE WODNE ZENERIS SP. Z O.O.
ELEKTROWANIE WODNE
UL. PADEREWSKIEGO 7, 61-770 POZNAŃ
ADRES DO KORESPONDENCJI:
UL. PADEREWSKIEGO 8, 61-770 POZNAŃ
MIASTO INWESTYCJA
ZAGOSPODAROWANIE PLAZY WIEJSKIEJ NAD JEZIOREM JEJNICOWO
W MIEJSCOWOŚCI OLSZTYNEK

INWESTOR:
GMINA OLSZTYNEK
UL. RATUSZ 1, 11-015 OLSZTYNEK
08-000
POWIAT OLSZTYŃSKI
WOJ. WARMIŃSKO-MAZURSKIE
NR LICENCJI:
24/N/2017 Z DNIA 21.02.2017
NR PROJEKTU:
2017/23
STAN:
PB+PW

Tytuł rysunku:
**BUDYNEK OBSŁUGI PLAZY
RZUT DACHU**
DATA: 05.2017
SKALA: 1:50
NR RYSUNKU: **A/II.2.0**

ARCHITEKTURA: mgr inż. Piotr Grzegorz Cencek ul. Paderewskiego 7, 61-770 Poznań nr. w sp. z o.o. 145878/PW	PROJEKTANT: mgr inż. Piotr Katarzyna Weiss ul. W. Sp. z o.o. 12068/PW	KONSTRUKTOR: mgr inż. Piotr Zabierek ul. W. Sp. z o.o. 12068/PW	SPRAWOZDAWCA: mgr inż. Stefan Wyczkowski ul. W. Sp. z o.o. 12068/PW	OPRACOWUJĄCY: mgr inż. Adam Biełdziak
PODPISZ:	PODPISZ:	PODPISZ:	PODPISZ:	PODPISZ:
				NR STRONY: 132