


# POMIESZCZENIA

NR POM. POMIESZCZENIA	NAZWA WYKONCZENIA I E POSADZKI	WYKONCZENIE	POW. [m <sup>2</sup> ]	WYSOKOŚĆ [m]
01	POMIESZCZENIE OBSŁUGI ZAPLECZE SOCJALNE	PLYTKI CERAMICZNE	11,6	3,42
02	TOALETA	PLYTKI CERAMICZNE	7,4	3,42
03	MAGAZYN SPRZETU PŁYWAJĄCEGO	PLYTKI CERAMICZNE	3,6	3,42
04	MAGAZYN NR1	POWŁOKA NA BETON	85,0	3,50
05	MAGAZYN NR2	PLYTKI CERAMICZNE	6,5	3,42
06	MAGAZYN NR2	PLYTKI CERAMICZNE	6,5	3,42

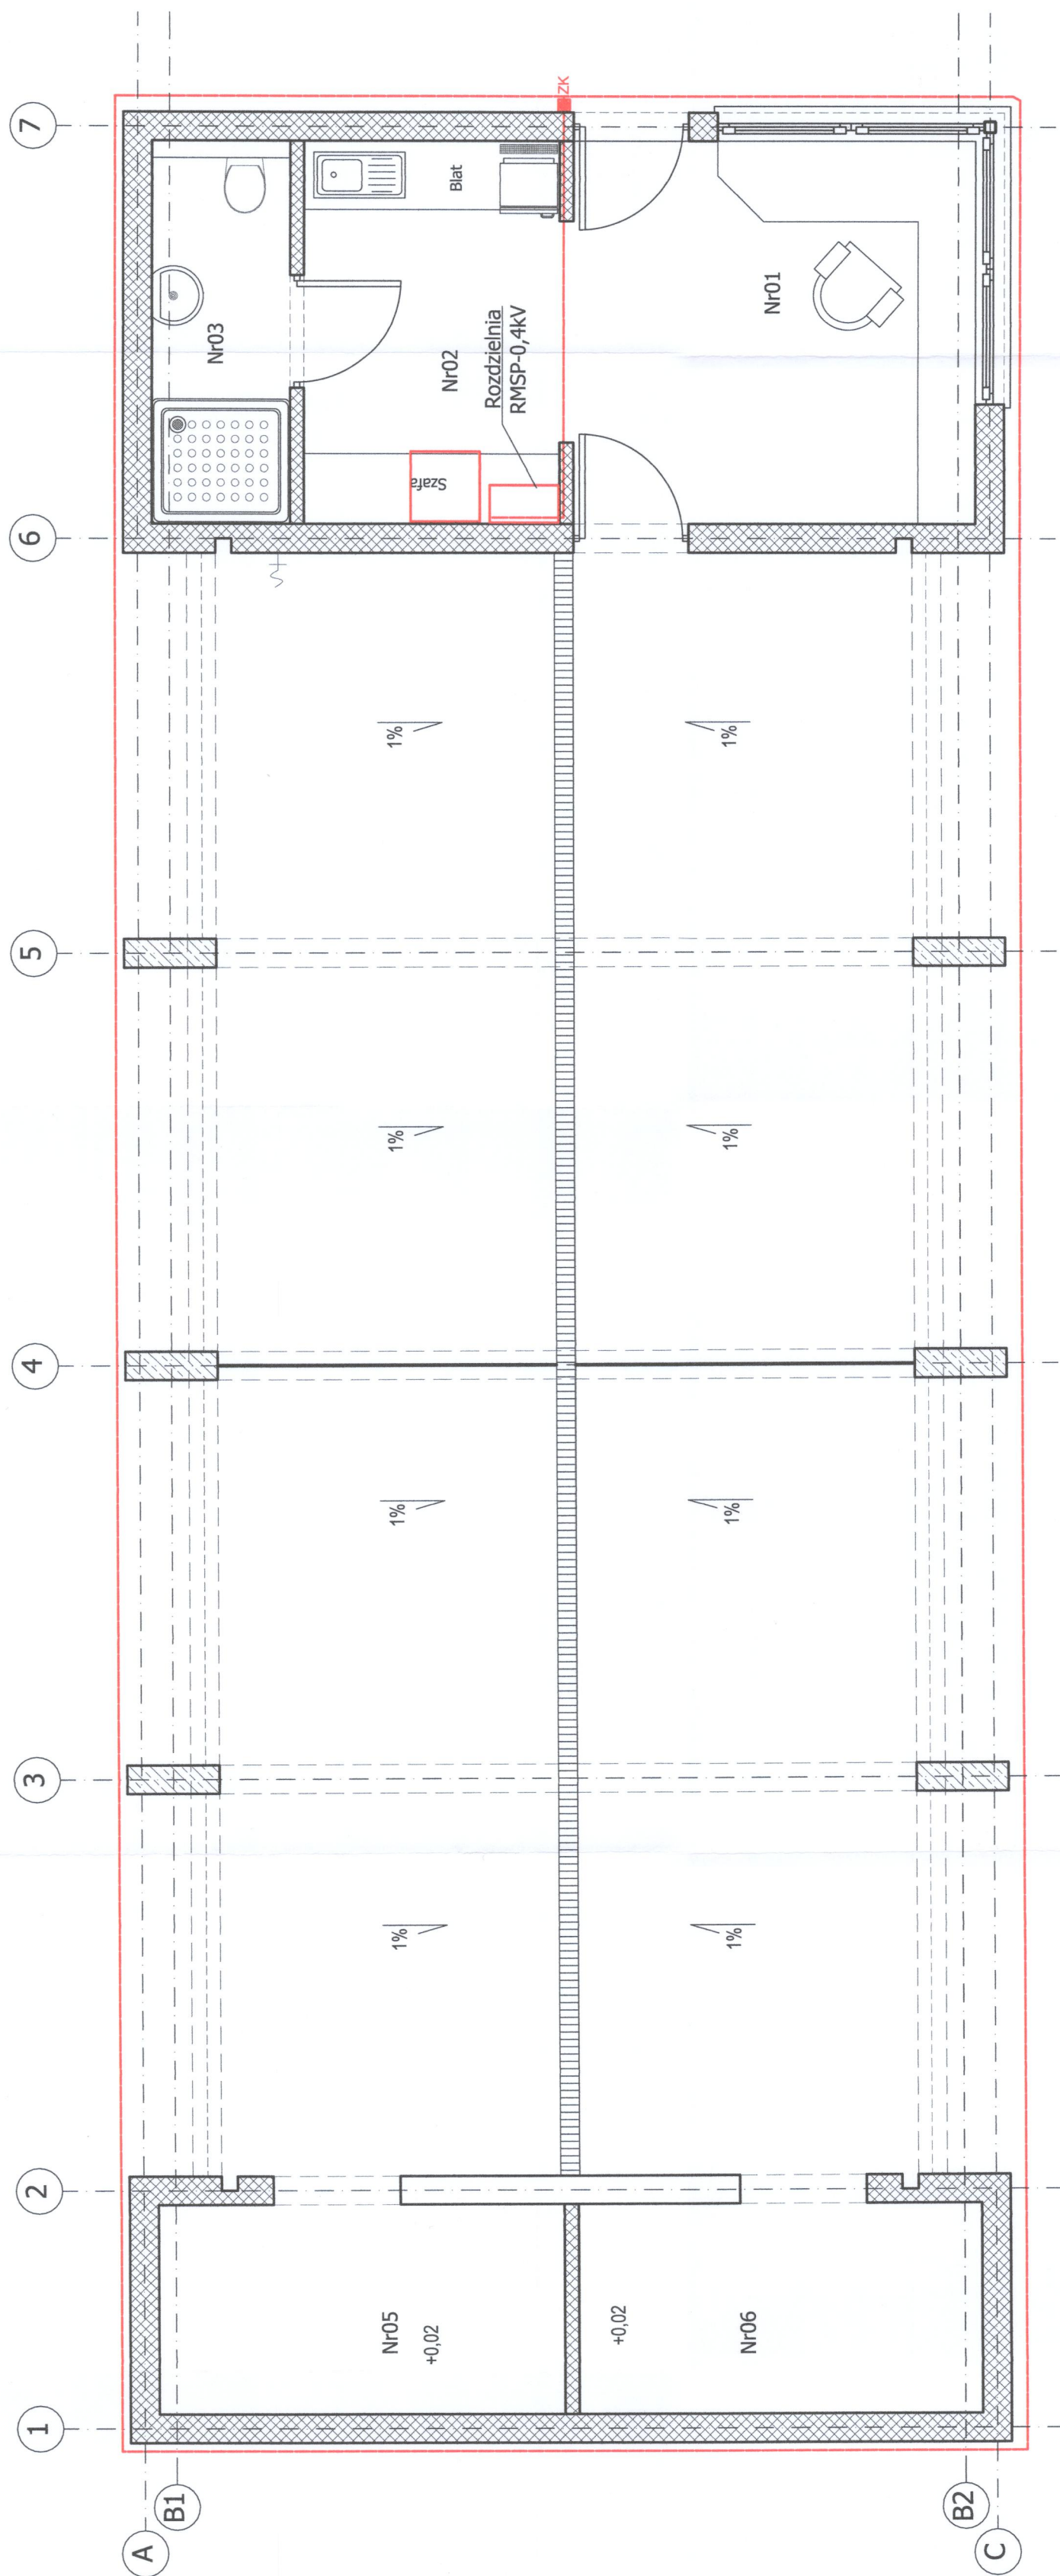

Instalacja wyrównawcza taśma stal. ocynk. 30x4 mm  
 Złącze kontrolno pomiarowe dwustrubowe

BIURO PROJEKTOWA  
**ZENERIS**  
 ELEKTROWNI WODNE ZENERIS SP. Z O.O.  
 UL. PADEWERSKIEGO 7, 61-770 POZNAŃ  
 ADRES DO KORESPONDENCJI:  
 UL. PADEWERSKIEGO 8, 61-770 POZNAŃ

NAZWA INWESTYCJI:  
 ZAGOSPODAROWANIE PŁAŻY MIEJSKIEJ NAD JEZIOREM JEMIOŁOWO  
 W MIEJSCOWOŚCI OLSZTYNEK

INWESTOR:  
 GMINA OLSZTYNEK  
 UL. RATUSZ 1, 11-015 OLSZTYNEK

ADRES INWESTYCJI:  
 DZ. NR: 148, 156, 157, 158, 159, 153  
 OBRĘB: 0006  
 GMINA: OLSZTYNEK  
 POWIAT: OLSZTYNSKI  
 WOJ.: WARMIŃSKO-MAZURSKIE

INSTRUMENTY:  
 24/II/2017 Z DNIA 21.02.2017

NR PROJEKTU:  
 2017/23

STADIUM:  
 PB+PW

TREŚĆ RYSUNKU:  
**MAGAZYN SPRZETU PŁYWAJĄCEGO  
 INSTALACJA UZIOMU**

DATA:  
 06.2017

SKALA:  
 1:50

NR RYSUNKU:  
**E.3**

INSTALACJE ELEKTRYCZNE  
 mgr inż. ADAM STURMER  
 upr. w sporcie inż. nr 45200150w

SPRAWDZAJĄCY:  
 mgr inż. WOJCIECH PODWÓJSKI  
 upr. w sporcie inż. nr 265789PW

PODPIS:  
*Adam Sturmer*

PODPIS:  
*Wojciech Podwójski*